

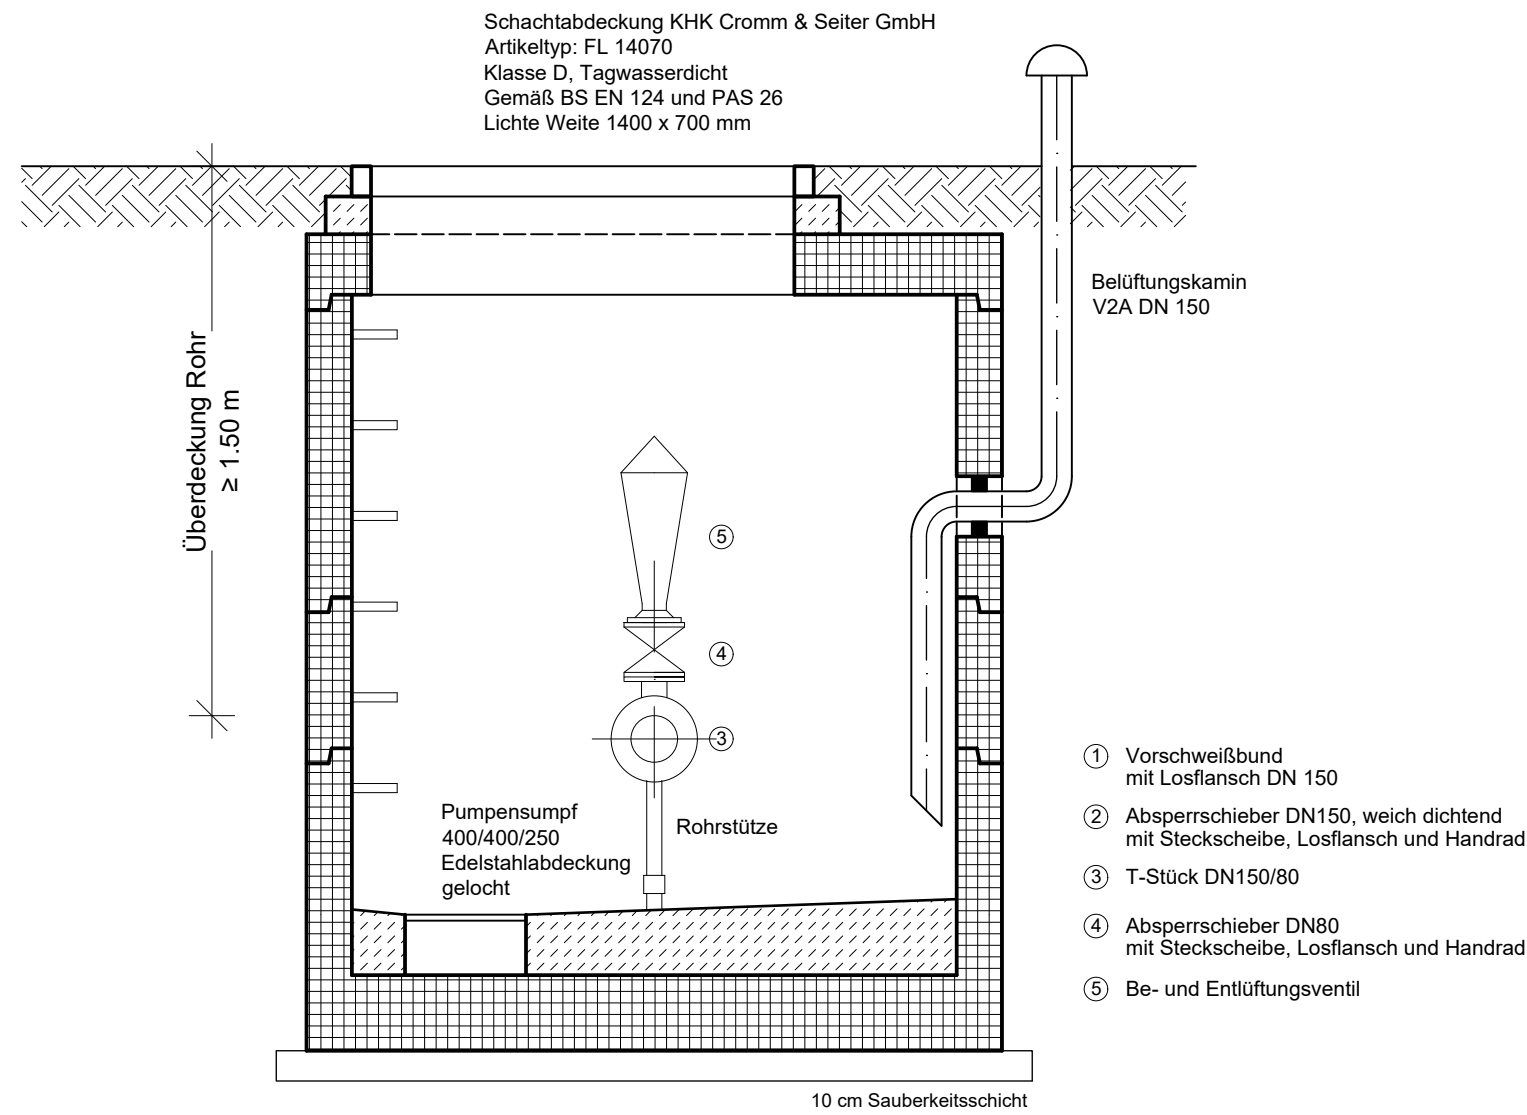


Be- und Entlüftungsschacht

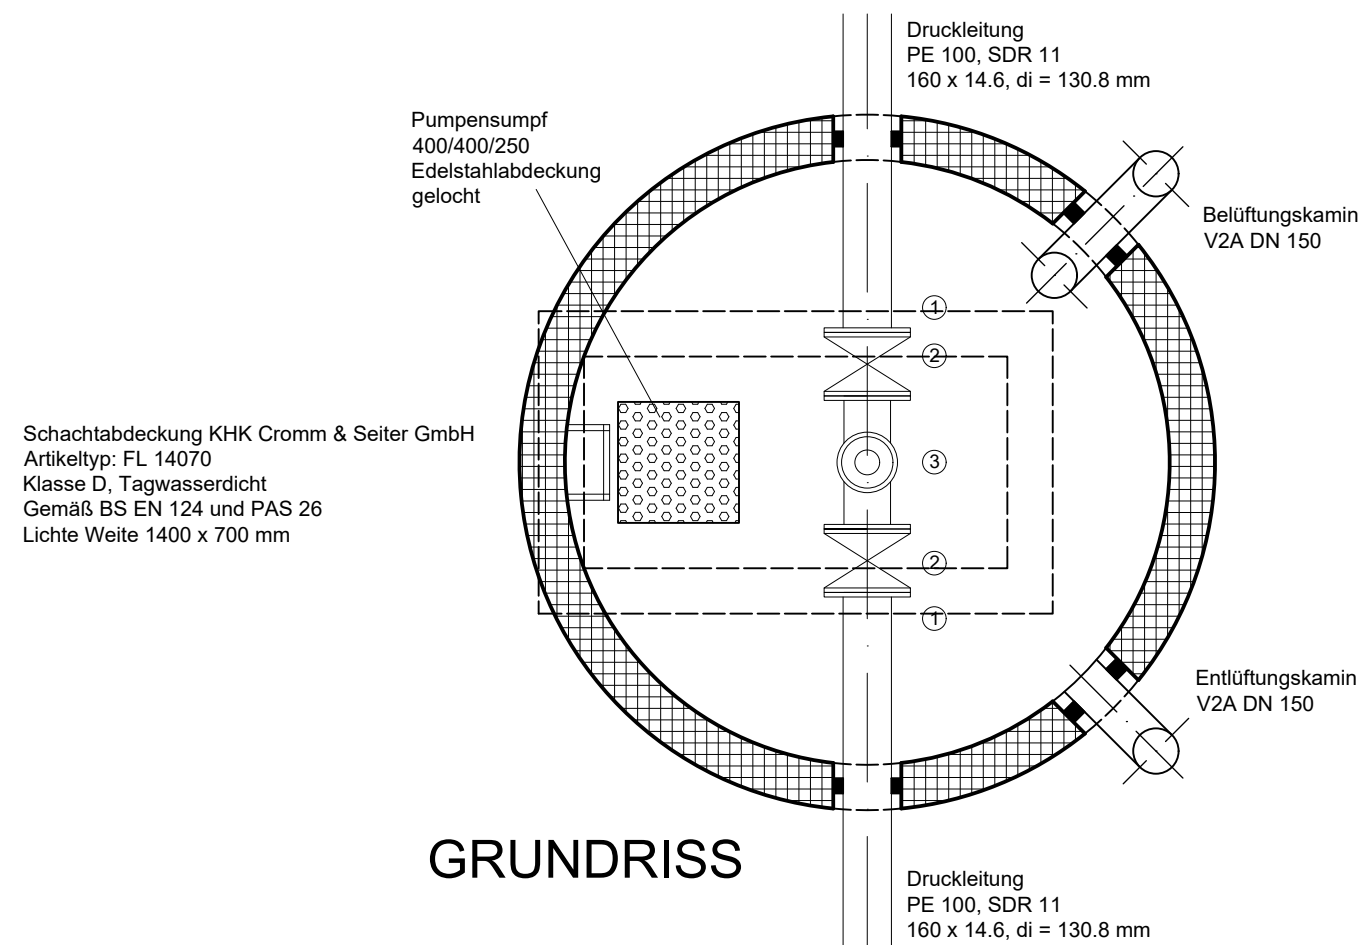

SCHNITT

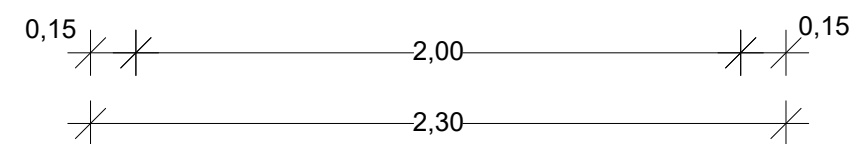

GRUNDRISS

Anlage: 5.4

Index:	Art der Änderung:	Datum:	gezeichnet:

Projekt:

Abwasserüberleitung
von Uttenhofen nach Pfaffenhofen

Stadt Pfaffenhofen/Ilm
Landkreis Pfaffenhofen/Ilm

GENEHMIGUNGSPLANUNG

Planinhalt:

Regelplan
Be- und Entlüftungsschacht

Projekt Nr.:

1011.278

Datum:

24.02.2022

Plan-Nr./Index:

GP KS01

Maßstab:

1:25

Aufgestellt:

M. Nowak

Plangrundlagen:

Geobasisdaten: Bayerische Vermessungsverwaltung
 Digitale Flurkarte Stand 04/2021
 Digitale topografische Karte DTK25
 Orthophoto DOP80 Stand 07/2021
 Bestand KA Pfaffenhofen: Büro GFM, 07/2021
 Spartenankünfte Stand 07/2021

Lagesystem:

Gauss-Krüger

gezeichnet:

S. Weingartner

Höhensystem:

m.ü.NN
(DHHN 12)

geprüft:

K. Parth

Entwurfsverfasser:

WipflerPLAN

Architekten
 Bauingenieure
 Vermessungsingenieure
 Erschließungsträger

WipflerPLAN
 Planungsgesellschaft mbH

Hohenwarter Straße 124
 85276 Pfaffenhofen / Ilm
 Tel.: 08441 5046-0
 Fax: 08441 490204
 www.wipflerplan.de
 info@wipflerplan.de

Vorhabensträger:



Kommunalunternehmen
 Stadtwerke
 Pfaffenhofen a. d. Ilm

Kommunalunternehmen
 Stadtwerke
 Pfaffenhofen a. d. Ilm

Michael-Weingartner- Straße 11
 85276 Pfaffenhofen/ Ilm
 Tel.: 08441 4052-0
 Fax: 08441 4052-3900
 www.stadtwerke-pfaffenhofen.de
 mail@stadtwerke-pfaffenhofen.de